


平面図

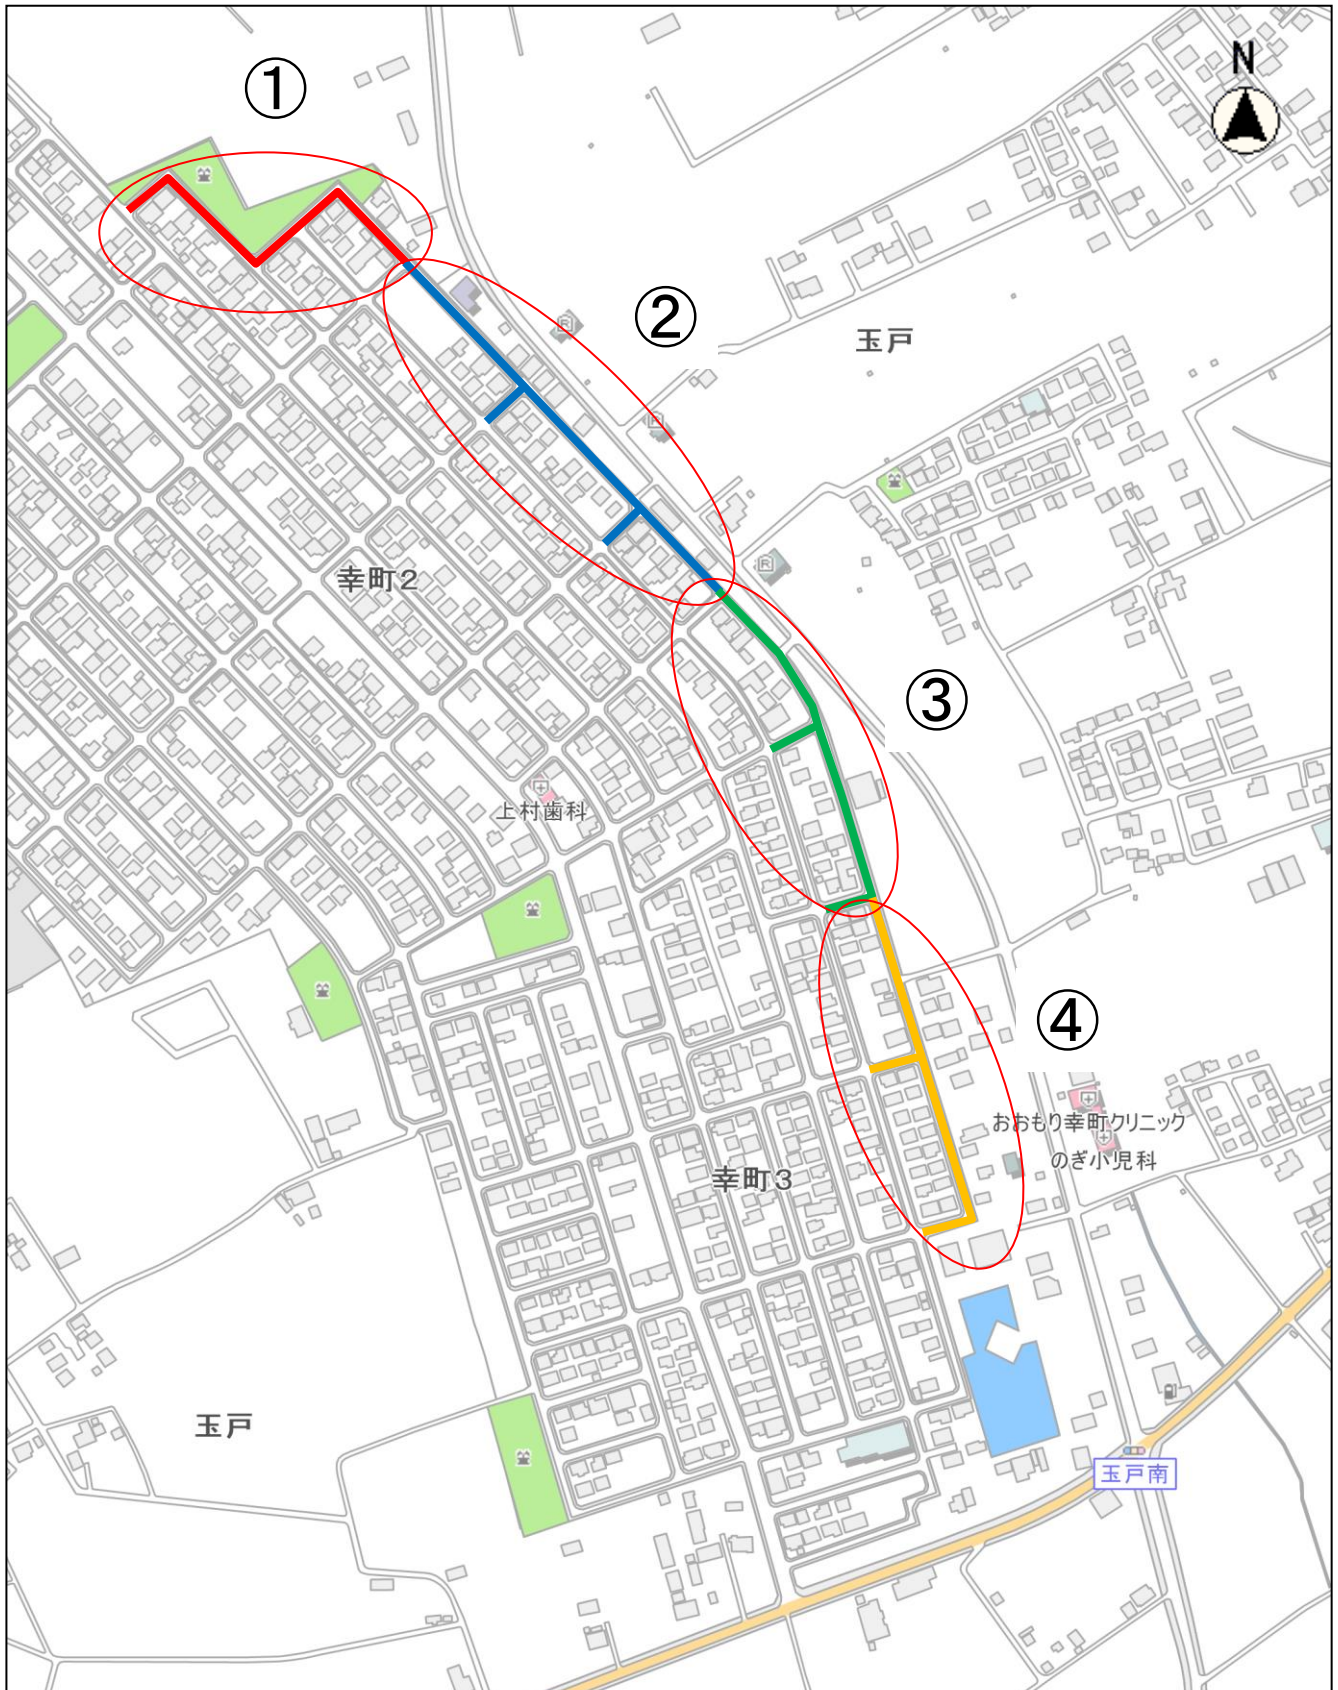

No.	通行止め	工事名	請負人	電話番号
①	全面	第21号 幸町地内配水管布設替工事(12工区)	(株)楠原管工業	0296-57-3305
②	全面	第22号 幸町地内配水管布設替工事(13工区)	(有)須藤設備	0296-22-7505
③	全面	第23号 幸町地内配水管布設替工事(14工区)	総合開発協同組合	0296-57-9988
④	全面	第24号 幸町地内配水管布設替工事(15工区)	(株)常陸建設	0296-57-5553

縮尺 1 : 5000

